






Recortar

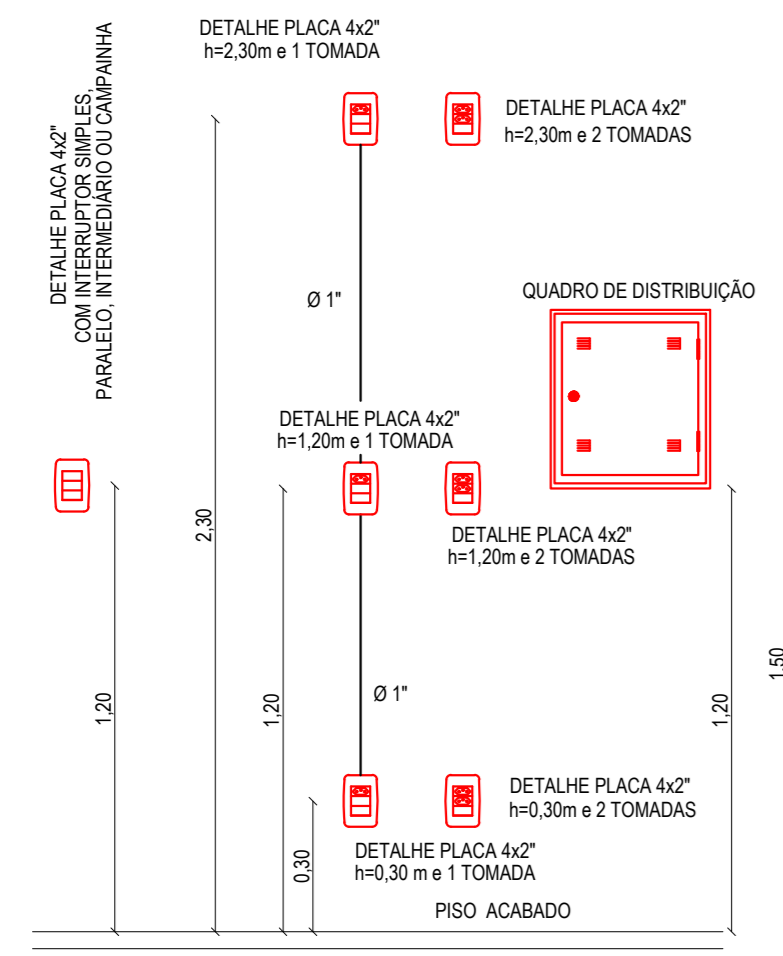

DETALHAMENTO
Altura dos Pontos de Utilização
Escala: 1/50

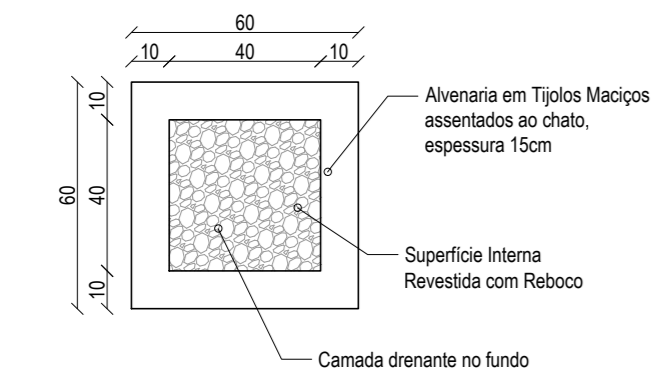

PLANTA BAIXA
Caixa de Passagem Interna
Escala: 1/20

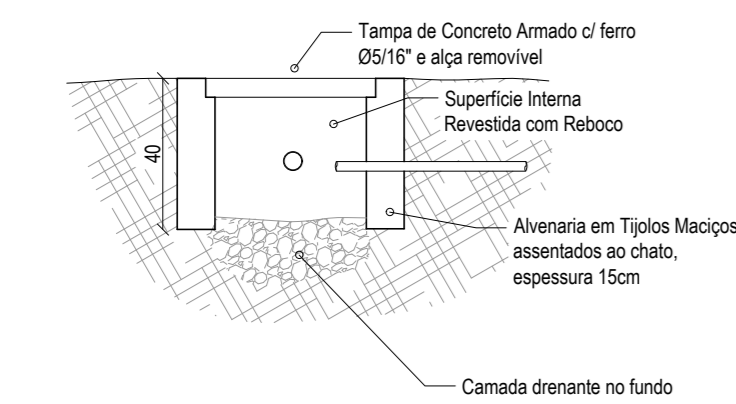


CORTE
Caixa de Passagem Interna
Escala: 1/20

SIGLAS	CONDUÍTES	MEDIDAS
CP-C	Caixa de Passagem CELESC	Diâmetro (Ø) Milímetros
CP-I	Caixa de Passagem Interna	Inclinação (i) Percentagem
MED	Medidor de Energia	Distância () Metros
ODG	Quadro de Distribuição Geral	Altura (h) Metros
Tomada Baixa	Medidor de Energia	Ponto de Iluminação na Parede
Tomada Média	Quadro de Distribuição	Conductor Neutro; Fase; Terra; Retorno e Retorno Campainha
Tomada Alta	Cigarra	Conductor Neutro; Fase; Terra; Retorno e Retorno Campainha
Interruptor Simples	Ponto de Iluminação no Teto	Tomada no Chão
Interruptor Paralelo		Fotocélula
Interruptor Campainha		

NOTAS TÉCNICAS

- Os circuitos deverão ser obedecidos conforme Diagrama Unifilar e Quadro de Previsão de Cargas.
- Quando não mencionado, o conduto é de Ø 1".
- A altura dos pontos está especificada neste projeto.
- Os cálculos referentes à Instalação Elétrica estão presentes no Memorial Descritivo.
- Os cabos de eletricidade deverão possuir uma sobre mínima de 1 metro dentro das caixas de passagem.
- As tomadas deverão ser do padrão atualizado conforme normativa.
- Todas as tomadas deverão ser aterradas.
- A alimentação vem da rede existente na edificação.
- A cor da fiação, bem como a disposição dos dispositivos no detalhamento dos quadros de distribuição são ilustrativos, devendo ser obedecido o especificado em memorial descritivo.

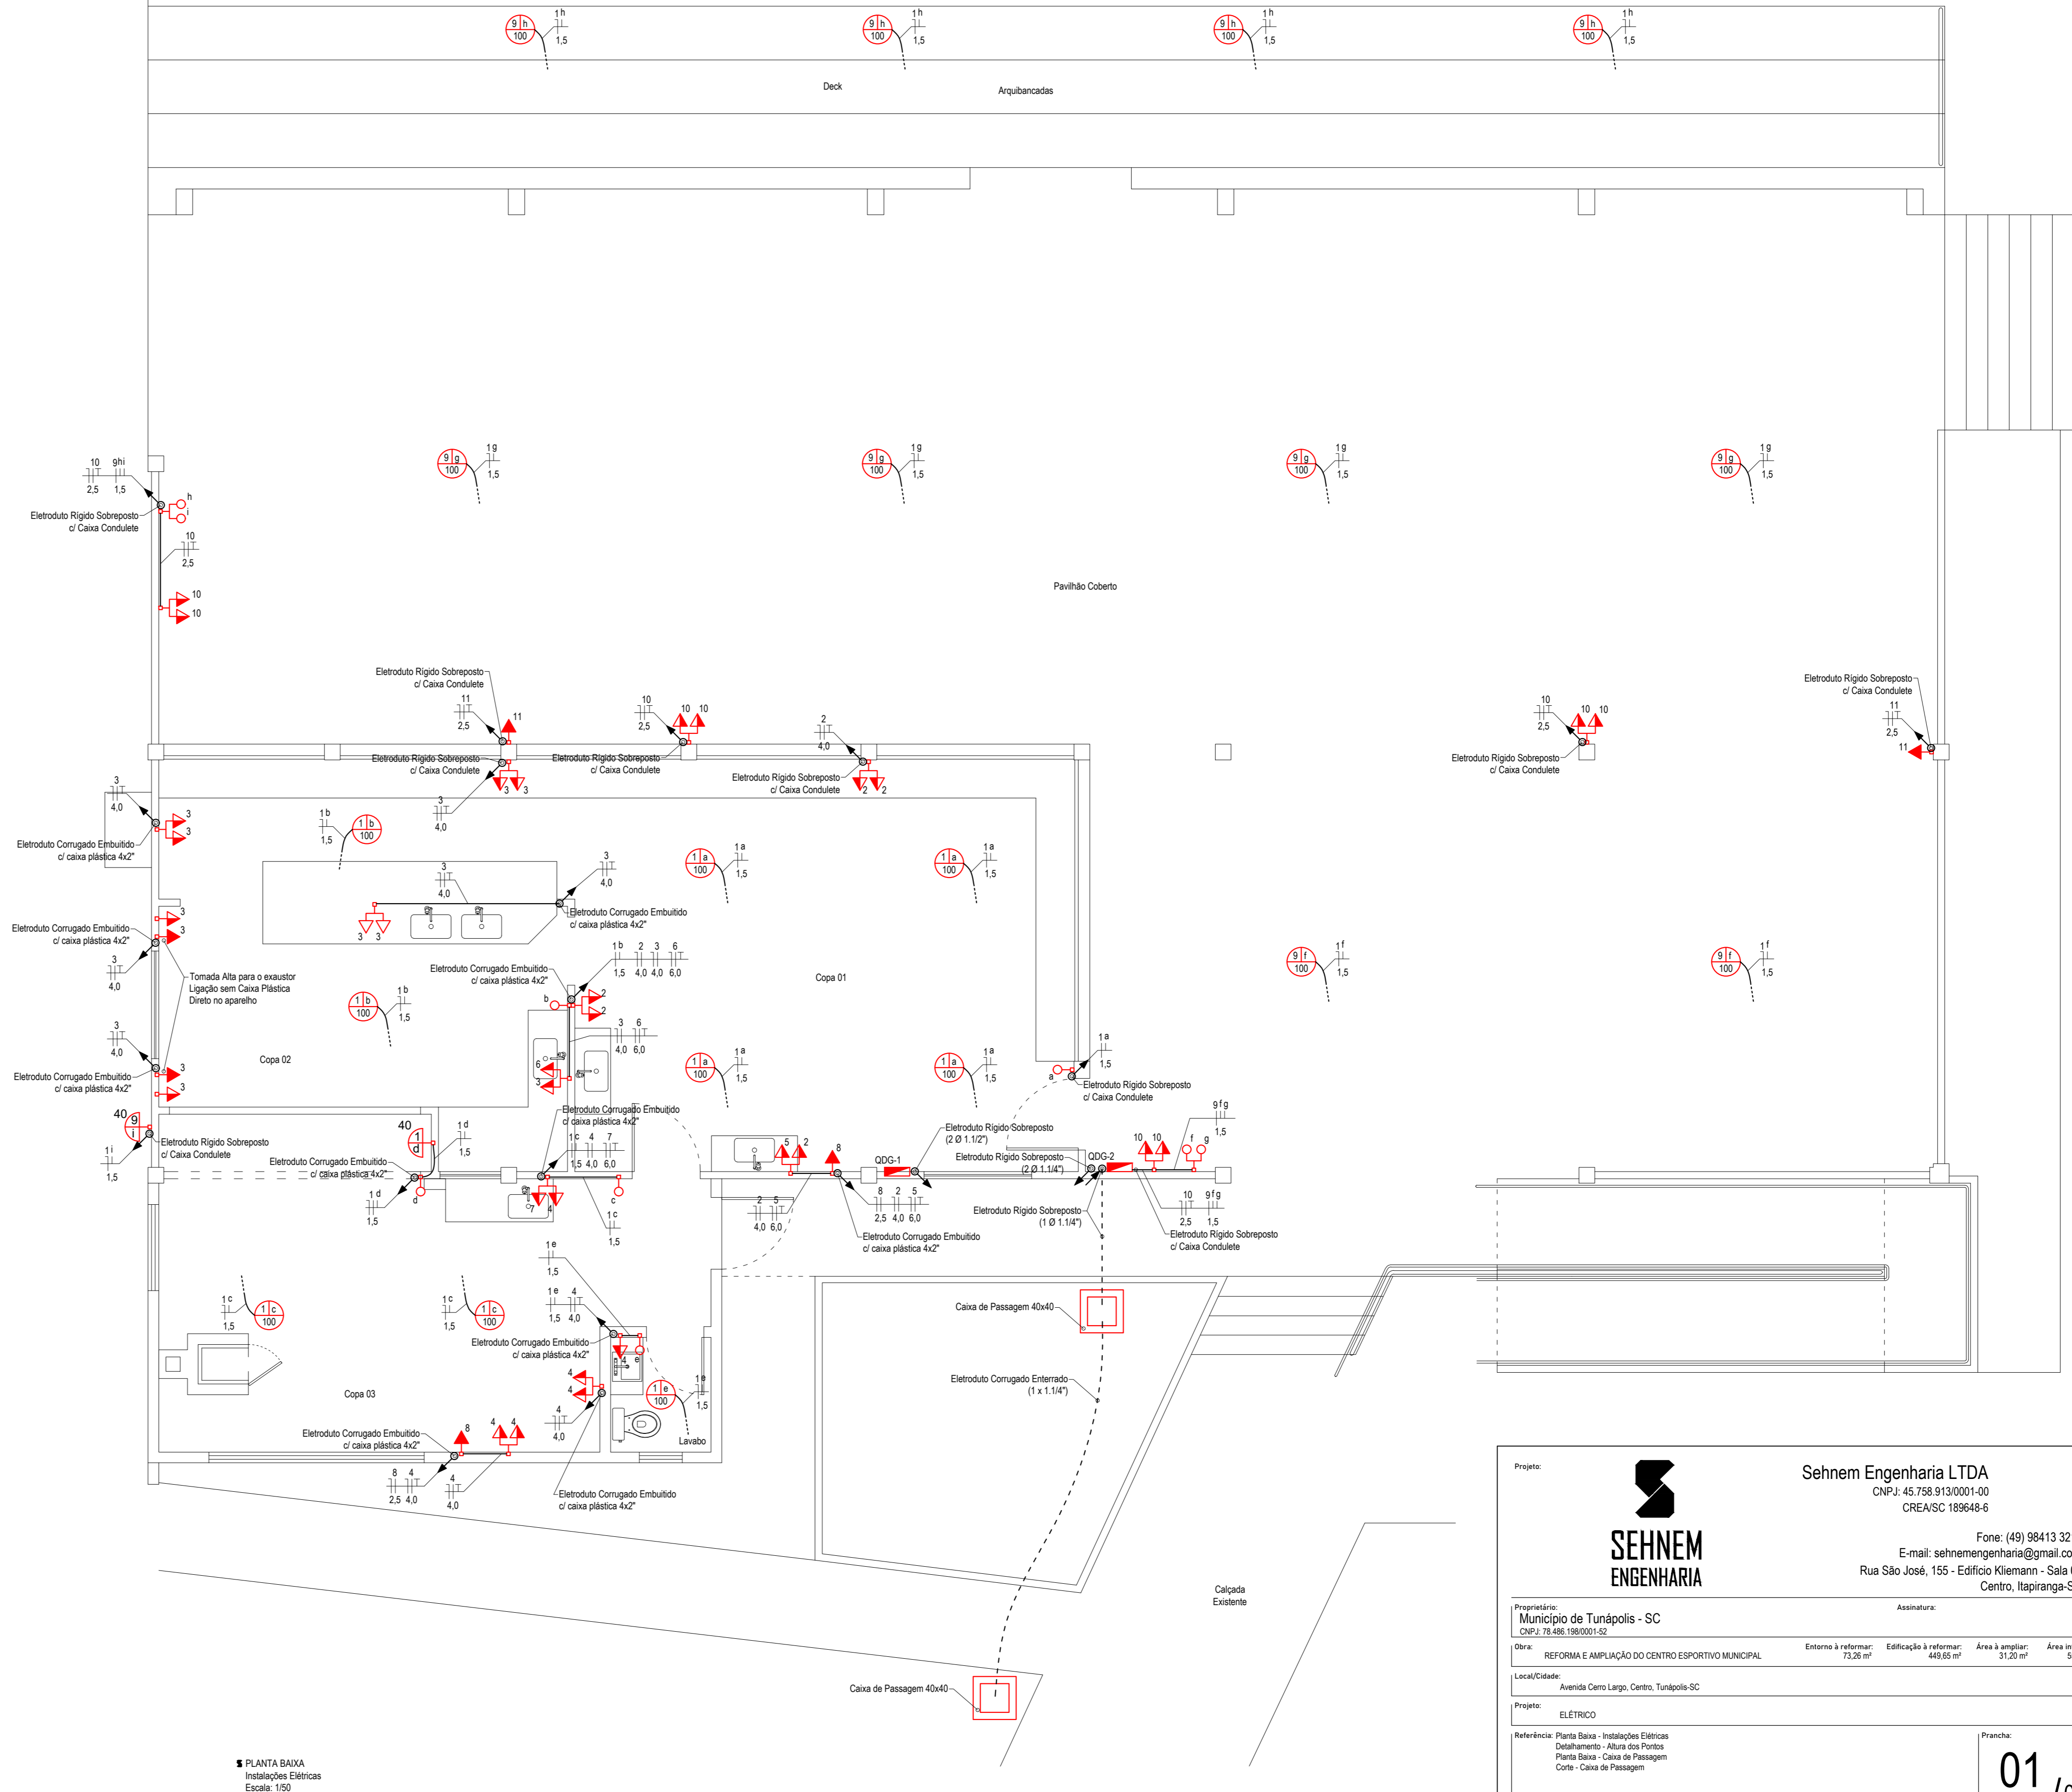

Projeto: **SEHNEM ENGENHARIA**
SEHNEM ENGENHARIA

Proprietário: **Município de Tunápolis - SC**
CNPJ: 45.758.913/0001-00
CPF: 79.486.198/0001-52

Assinatura: _____

Obra: **REFORMA E AMPLIAÇÃO DO CENTRO ESPORTIVO MUNICIPAL**
Entorno à reformar: 73,26 m²
Edificação à reformar: 449,65 m²
Área à ampliar: 31,20 m²
Área intervida: 554,11 m²

Local/Cidade: Avenida Cero Largo, Centro, Tunápolis-SC

Projeto: **ELETRICO**

Referência: Planta Baixa - Instalações Elétricas
Detalhamento - Altura dos Pontos
Planta Baixa - Caixa de Passagem
Corte - Caixa de Passagem

Prancha: **01 / 02**

Escala: Indcada | Data: Agosto/2022 | Arquivo Digital: tunapolis_centro_esportivo_rv02.dwg | Desenho: Talor | Assinatura: _____

Resp. Técnico: TALOR SEHNEM - CREA/SC 154411-3