






Recortar

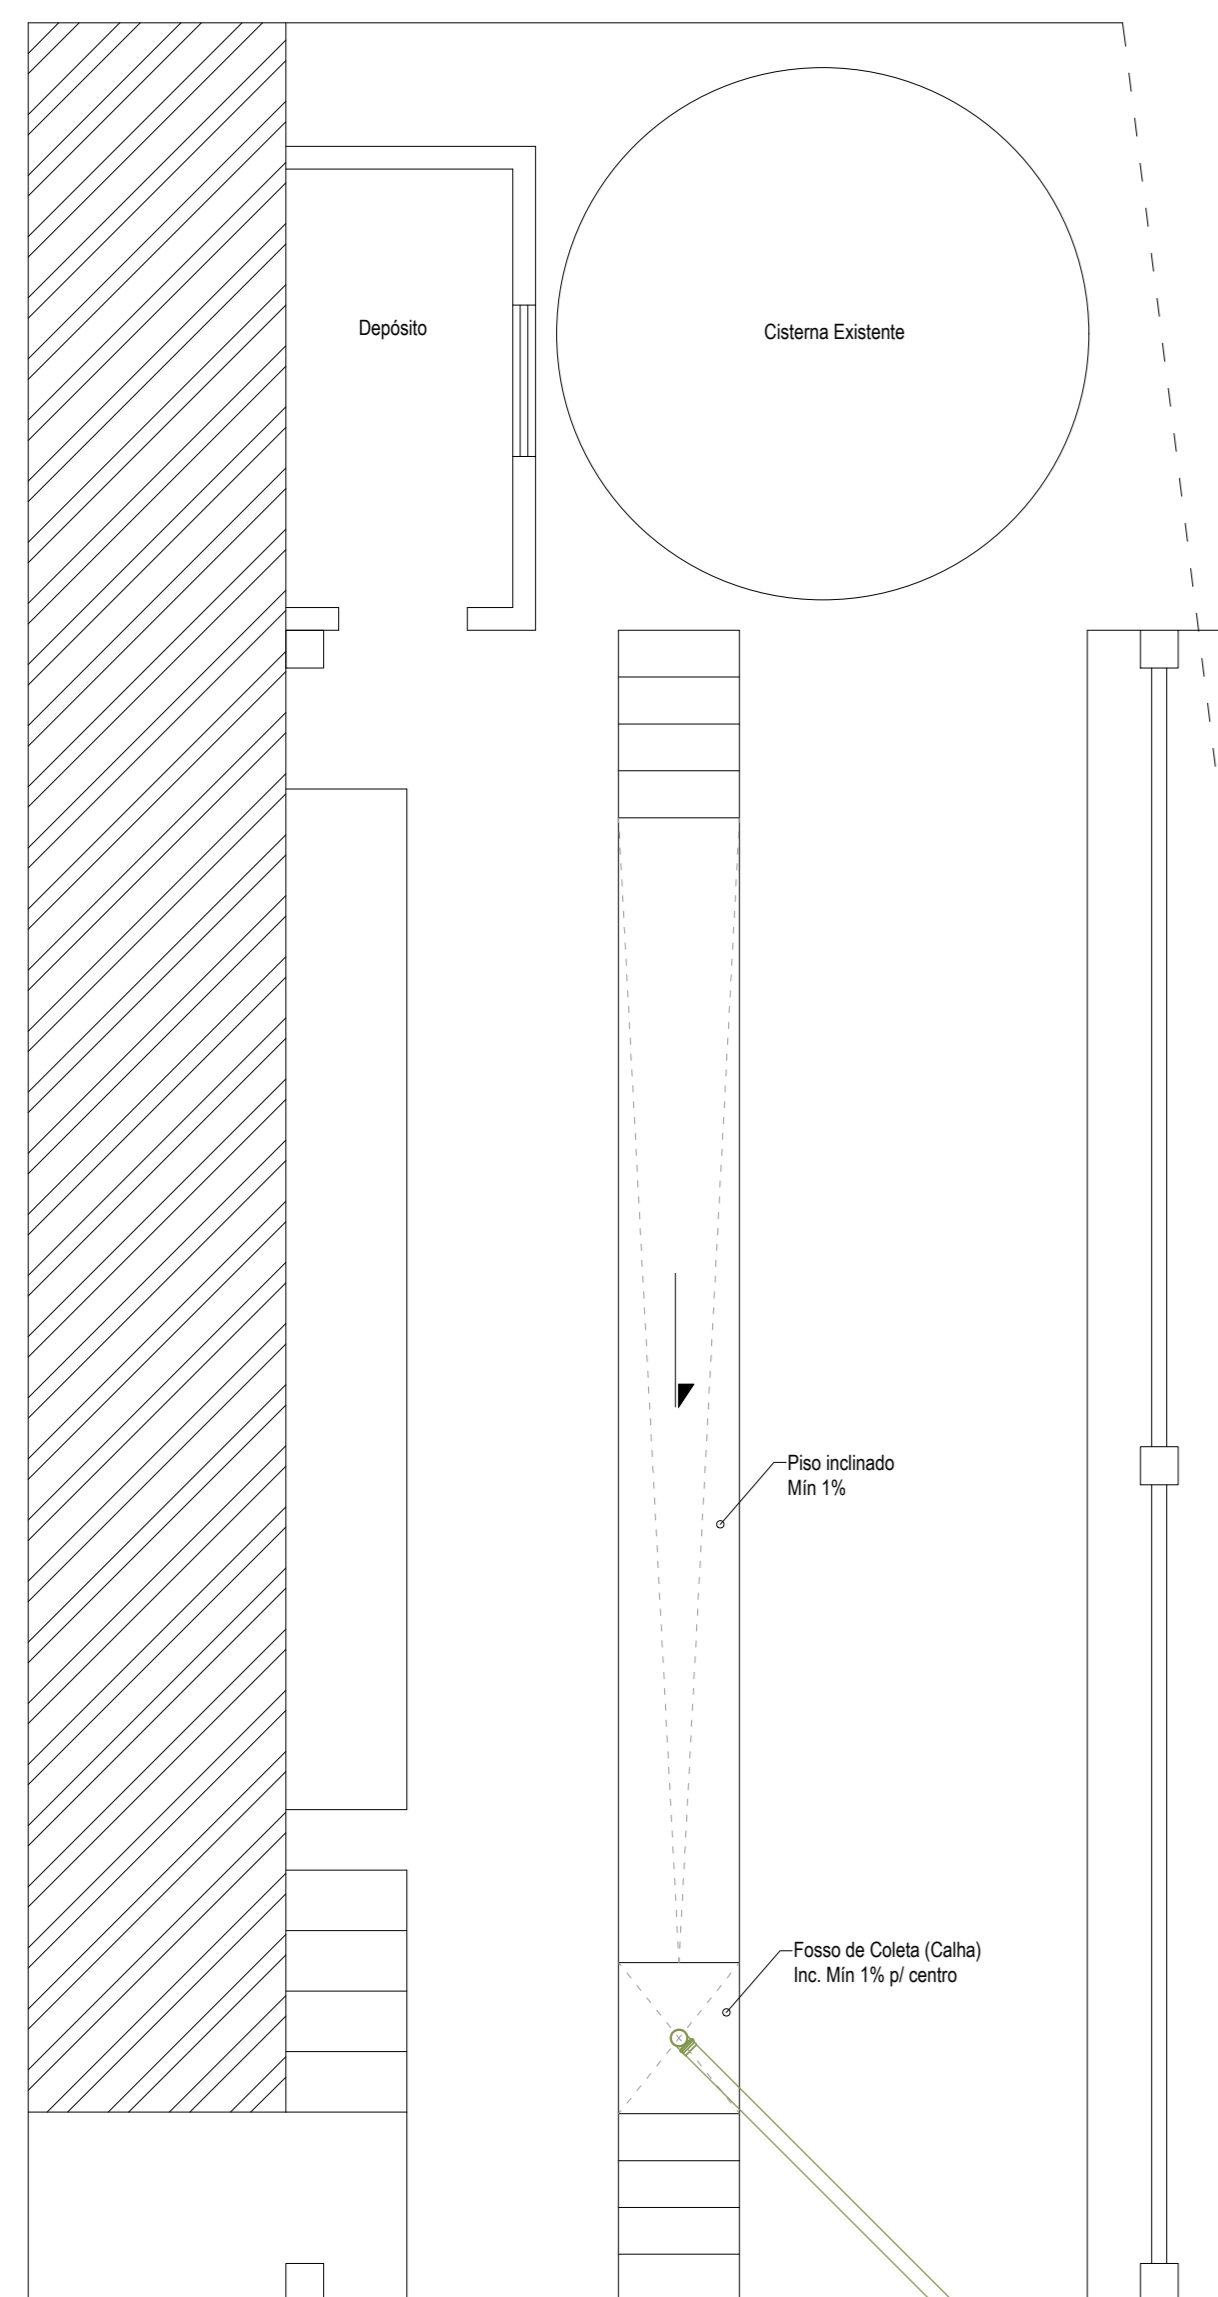


PLANTA BAIXA  
Instalações Sanitárias  
Escala: 1/50

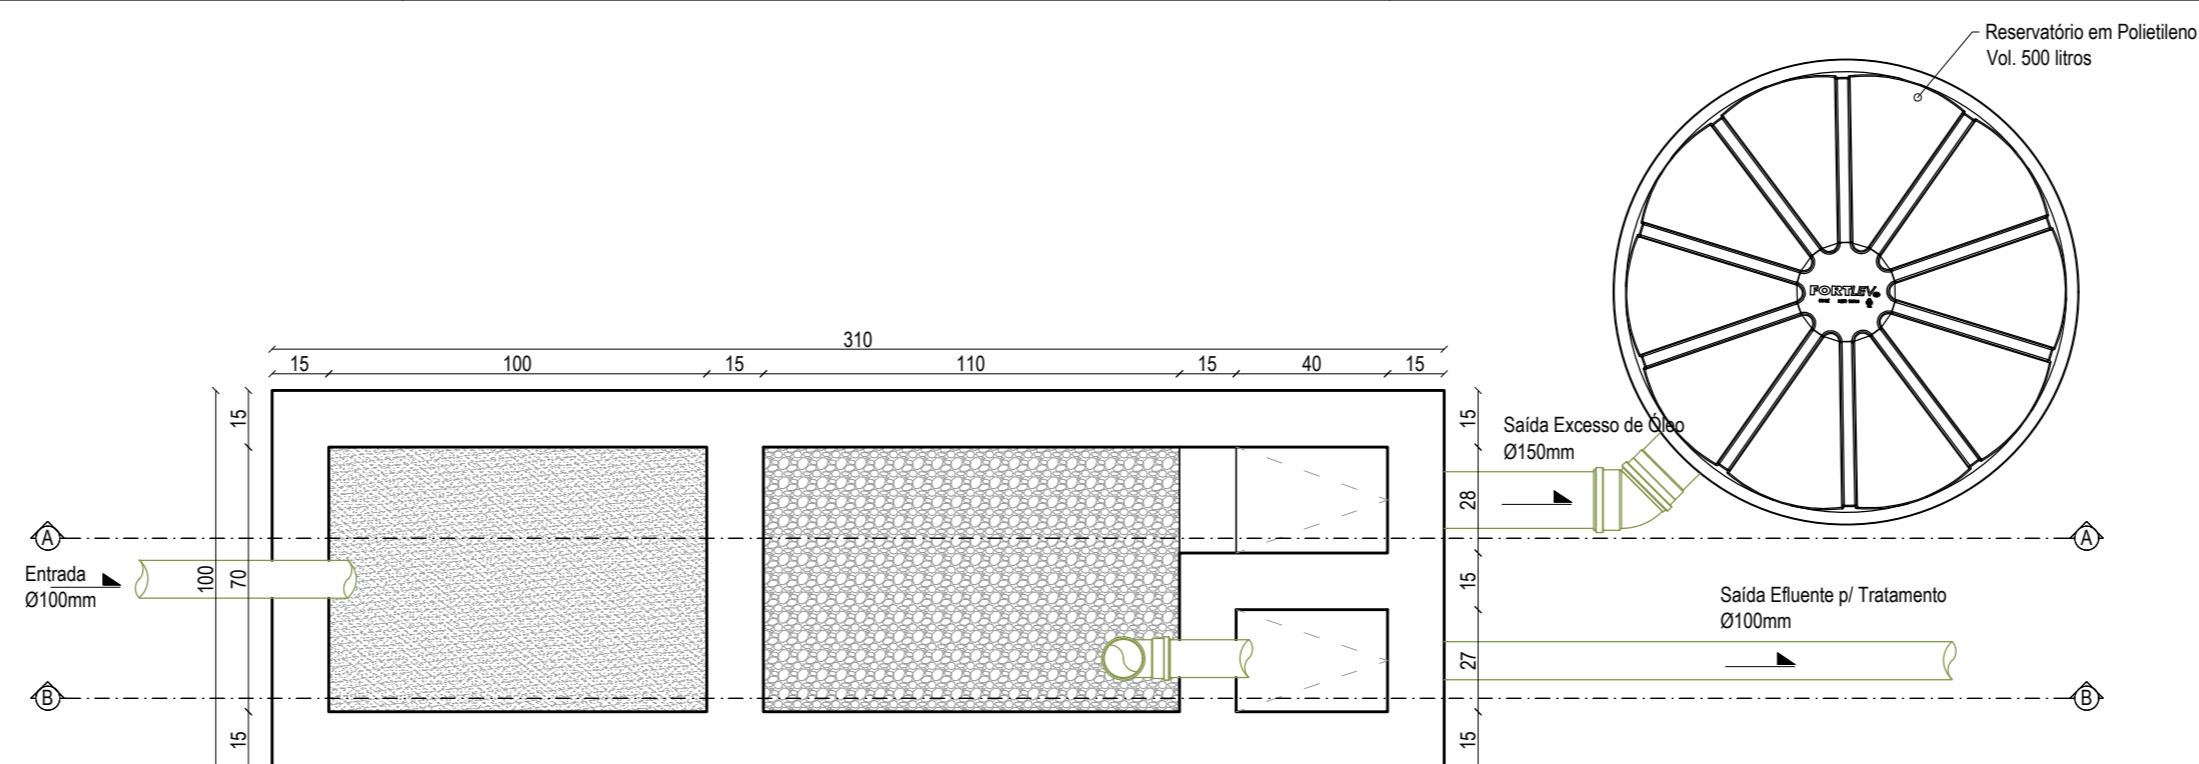


PLANTA BAIXA  
Caixa de Separação do Efluente  
Escala: 1/20

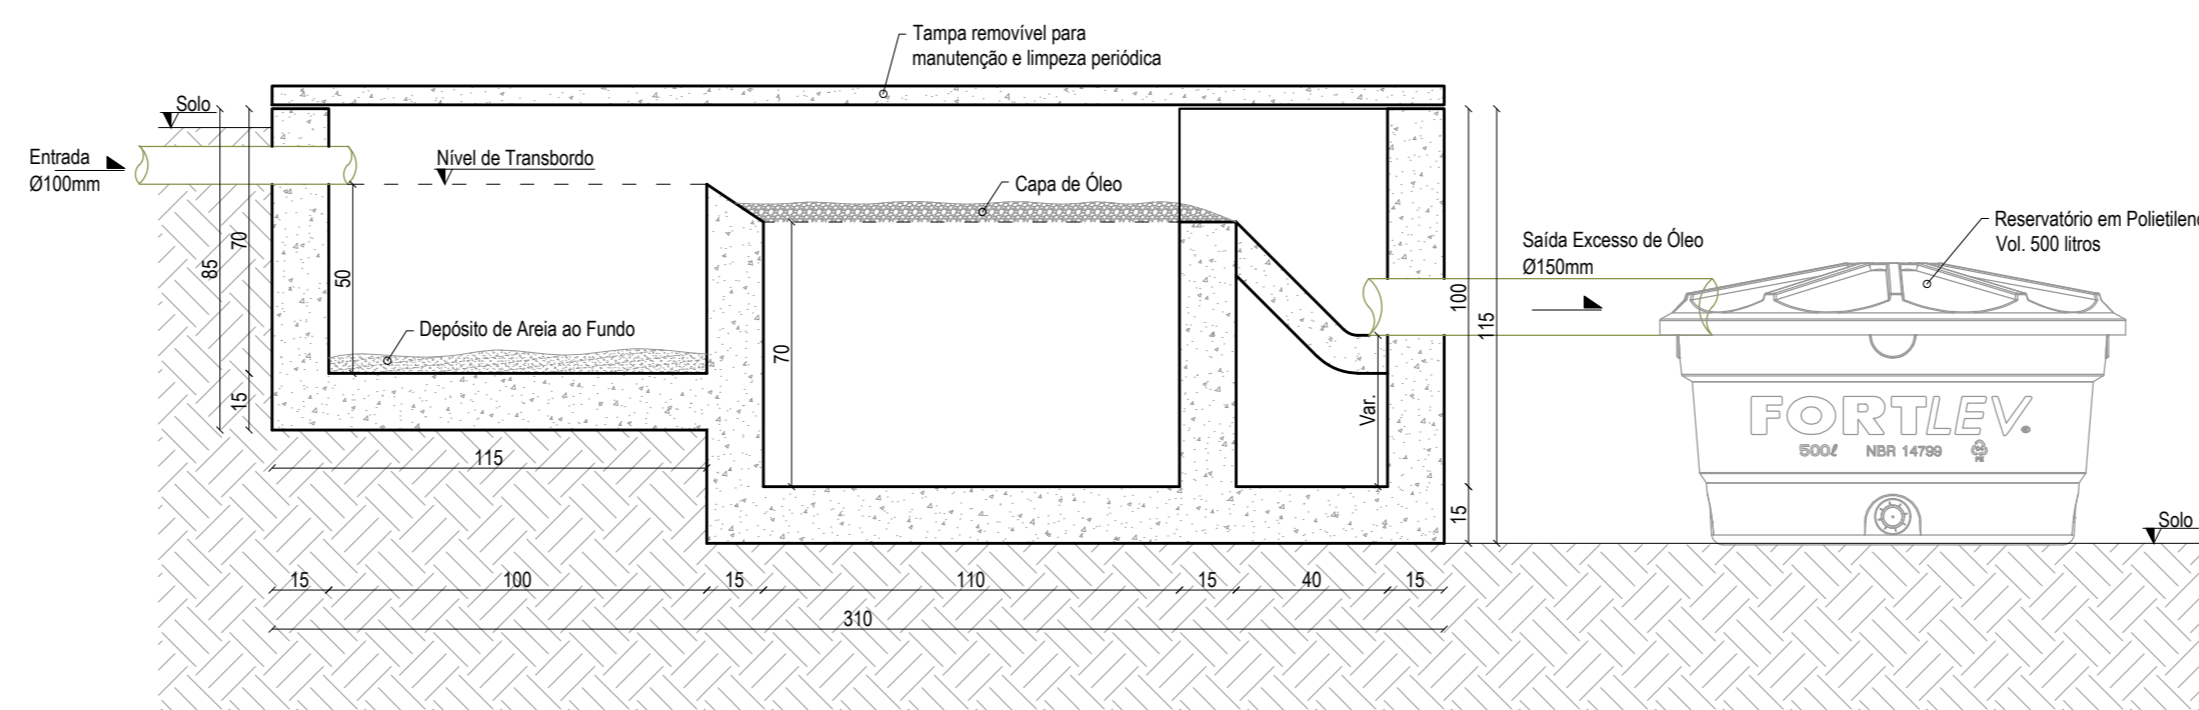

CORTE AA  
Caixa de Separação do Efluente  
Escala: 1/20

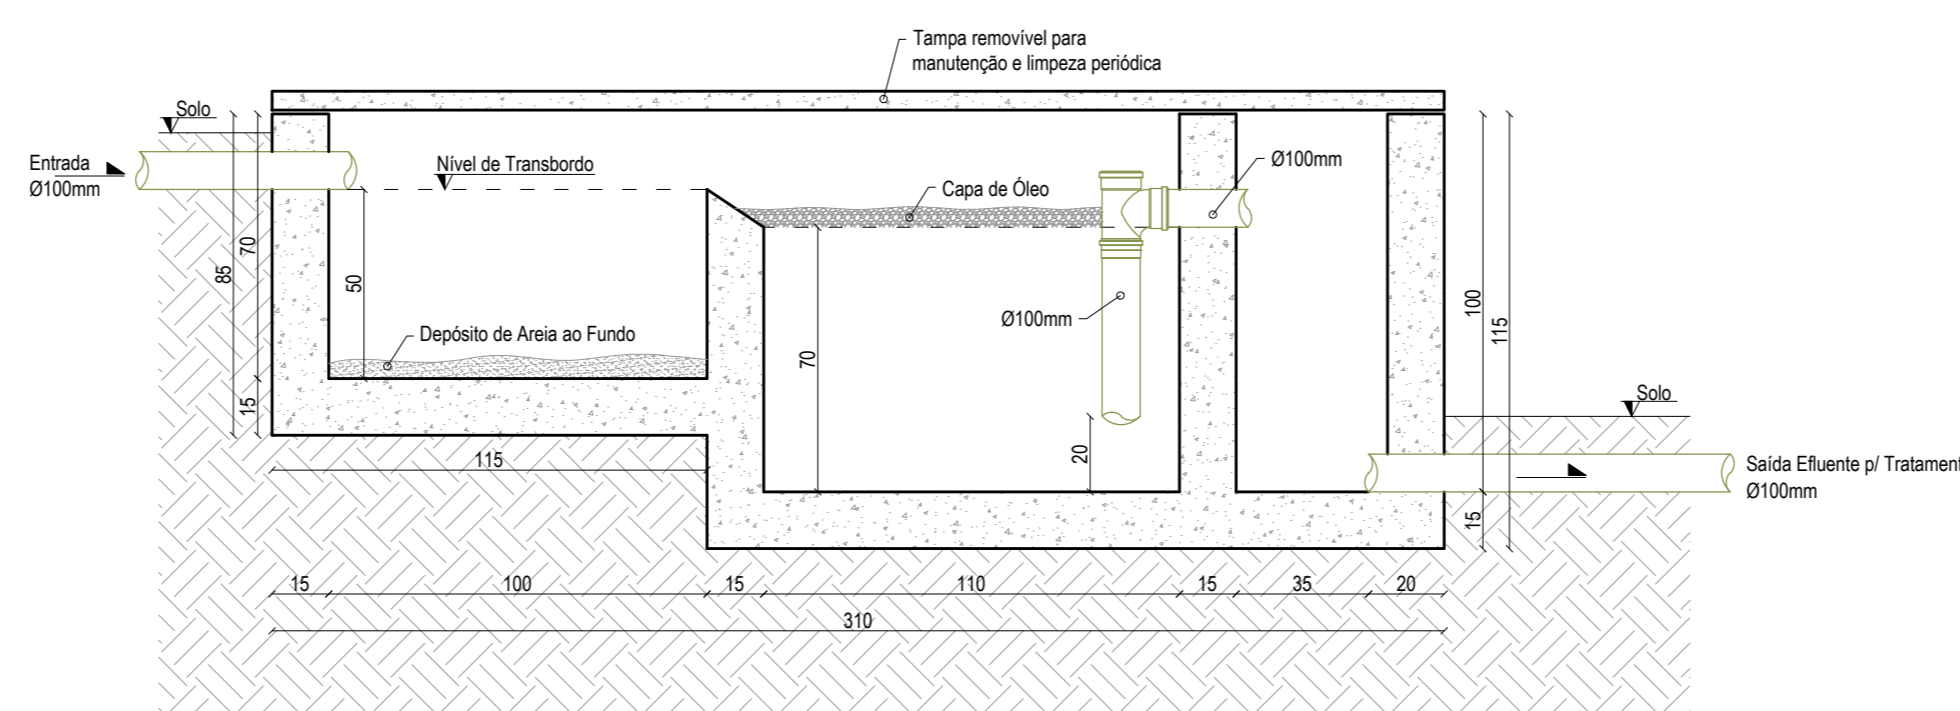

CORTE BB  
Caixa de Separação do Efluente  
Escala: 1/20

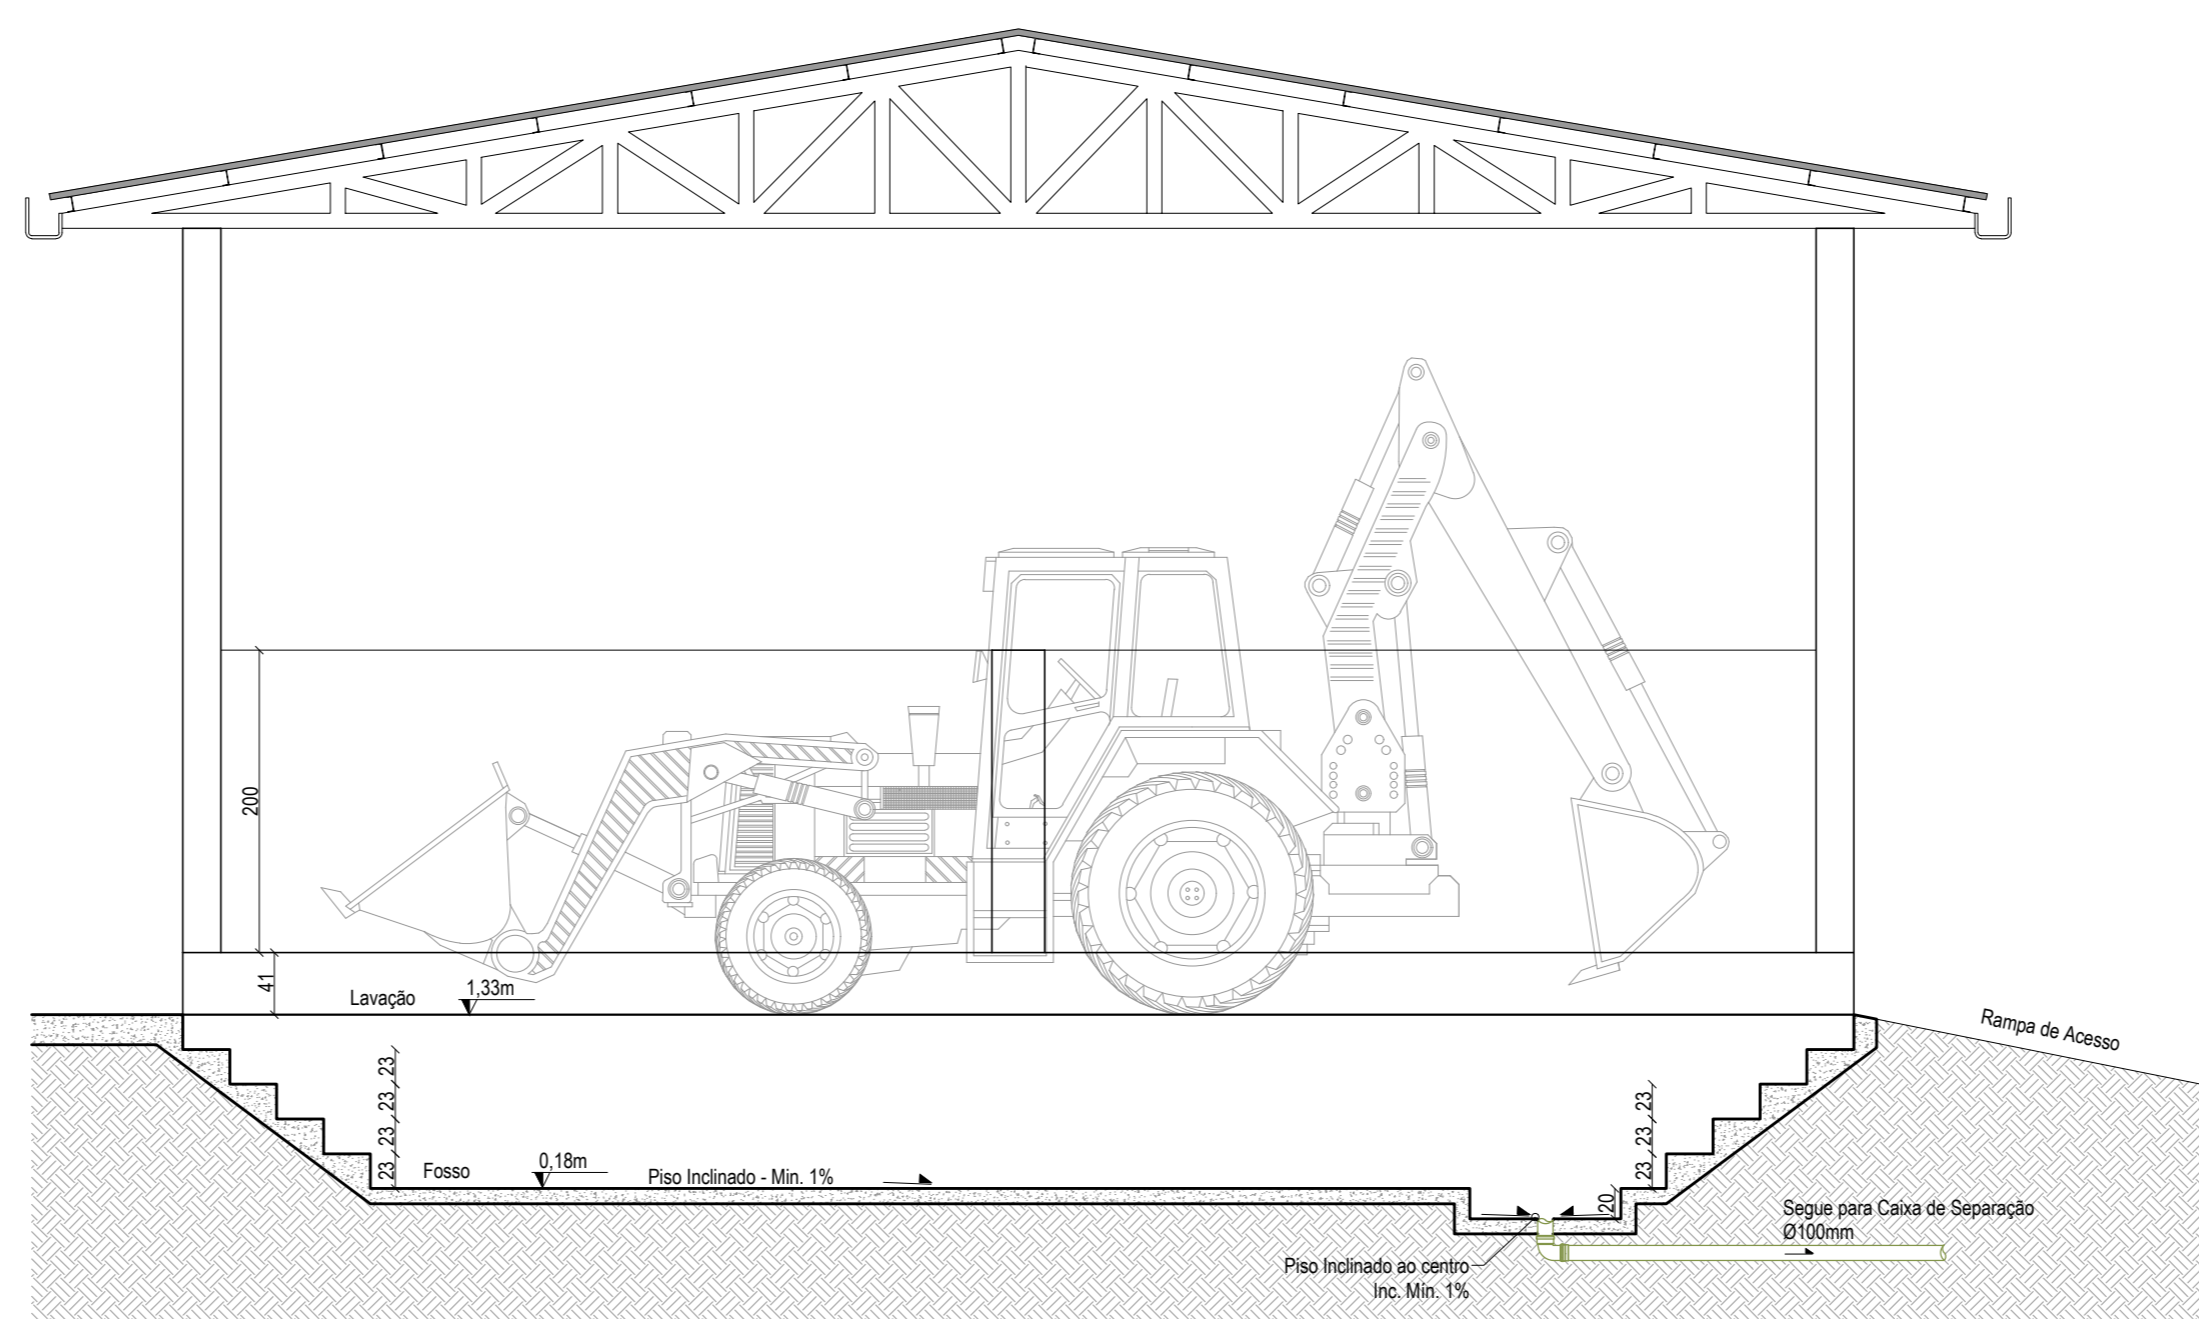

CORTE  
Fosso  
Escala: 1/50

		<b>Sehnem Engenharia LTDA</b> CNPJ: 45.758.913/0001-00 CREA/SC 189648-6	
Fone: (49) 98413 3214 E-mail: sehnemengenharia@gmail.com Rua São José, 155 - Edifício Klemann - Sala 01 Centro, Itapiranga-SC		Assinatura:	
Proprietário: <b>Município de Tunápolis - SC</b> CNPJ: 78.486.980/001-52			
Local/Cidade: Rua 25 de Julho, Centro, Tunápolis-SC		Área a reformar: 65,20 m²	
Projeto: SANITÁRIO			
Referências: Planta Baixa - Instalações Sanitárias Planta Baixa - Caixa de Separação de Areia, Água e Óleo Corte AA - Caixa de Separação de Areia, Água e Óleo Corte BB - Caixa de Separação de Areia, Água e Óleo Corte Esquematizado - Fosso			
Escala: Indicada		Data: Dezembro/2022	
Arquivo Digital: tunapolis_lavacao_dmer_rev02.dwg		Desenho: Tailor	
Resq. Técnico: TAILOR SEHNEM - CREA/SC 154411-3		Assinatura:	

01 / 01