
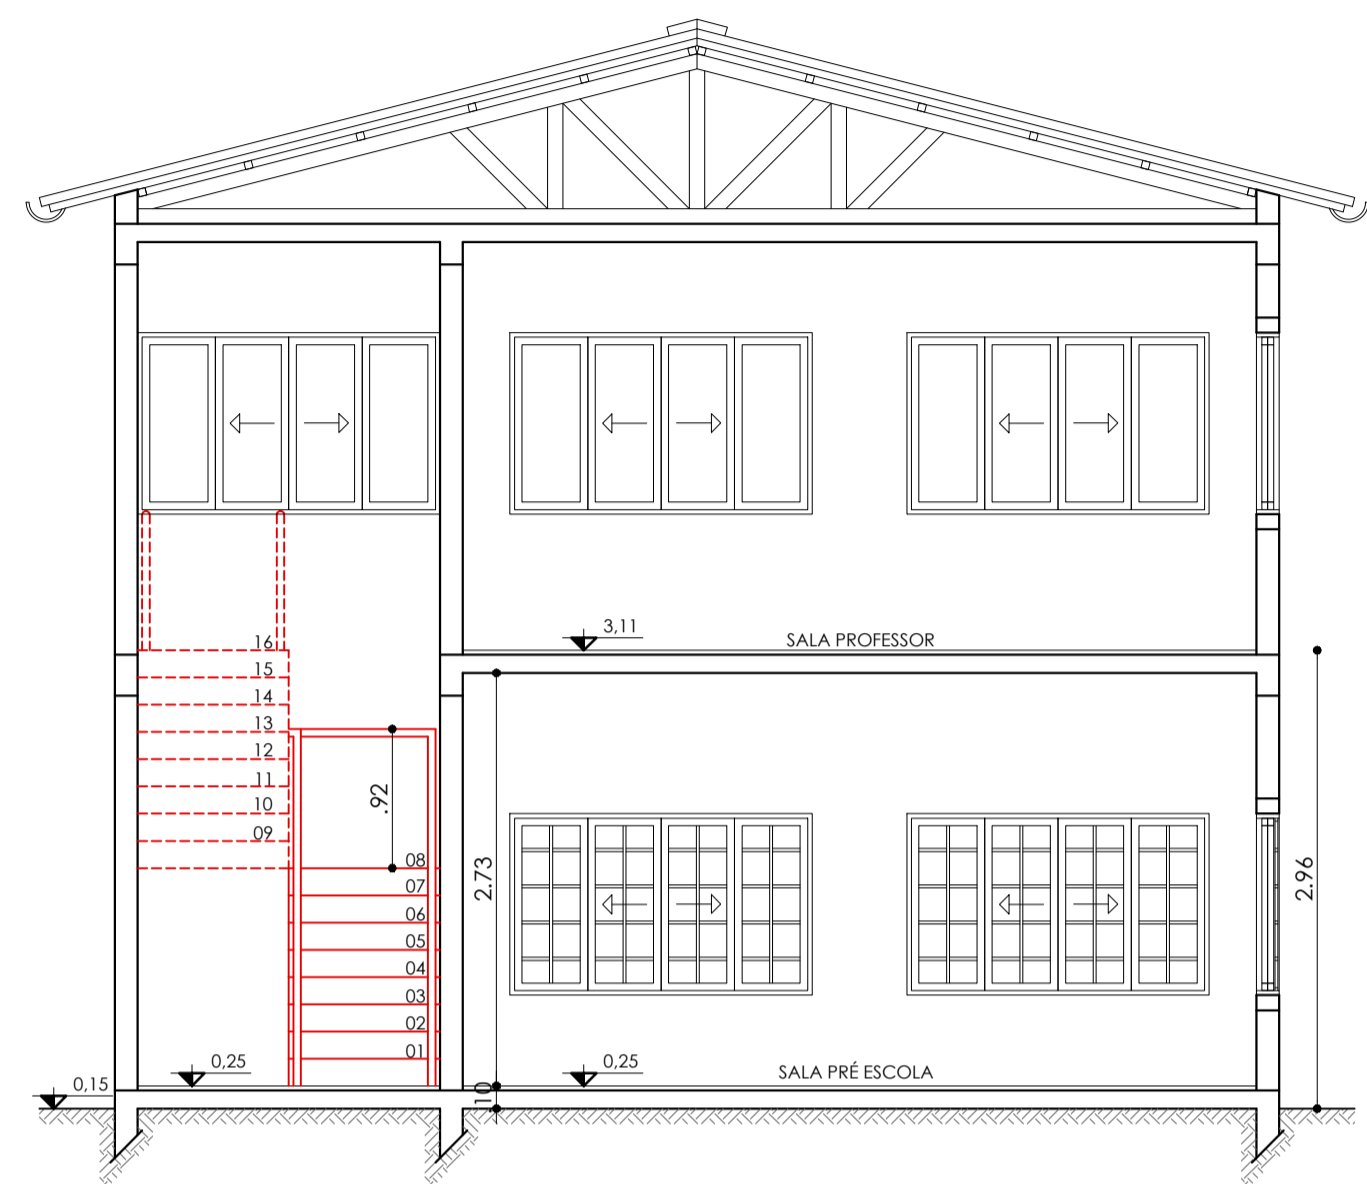


PLANTA BAIXA TÉRREO
 ÁREA: 155,54m²
 Escala: 1/50

ESCOLA EXISTENTE
 NO LOCAL

QUADRO DE CONVENÇÕES

	EXTINTOR TIPO ÁGUA PRESSURIZADA - AP
	EXTINTOR TIPO PÓ QUÍMICO SECO - ABC
	ILUMINAÇÃO DE EMERGÊNCIA TIPO ACLARAMENTO
	SINALIZAÇÃO DE PROIBIDO FUMAR
	SINALIZAÇÃO DE CUIDADO, RISCO DE CHOQUE ELÉTRICO
	SINALIZAÇÃO DE SAÍDA (ESQUERDA/DIREITA)
	SINALIZAÇÃO DE SAÍDA (ESCADAS)
	SINALIZAÇÃO DE SAÍDA (AGUA DA PORTA)
	INDICAÇÃO DE PAVIMENTO
	SINALIZAÇÃO DE EXTINTOR DE INCÊNDIO
	ILUMINAÇÃO DE EMERGÊNCIA TIPO BAILEAMENTO
	Quadro de distribuição geral embutido, a 1,20m do piso acabado

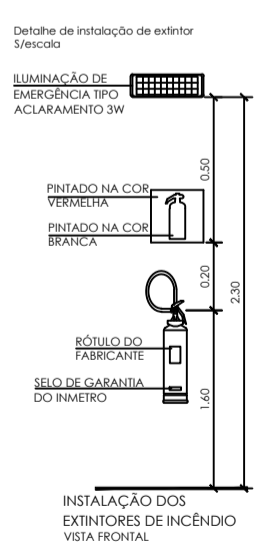

CORTE AA:
 Esc.: 1/50



ÁREA: 300,28m ²	LOCALIZAÇÃO DA OBRA: LINHA PITANGUEIRA
ESCALA: 1/50	TIPO DE OBRA: PROJETO DE PREVENÇÃO CONTRA INCÊNDIO
DATA: JUNHO/2023	DESCRIÇÃO: PLANTA BAIXA TÉRREA
OBRA: AMPLIAÇÃO ESCOLAR	PROPRIETÁRIO: MUNICÍPIO DE TUNÁPOLIS - CNPJ: 78.486.198/0001-52
	RESP. TÉCNICO: ENG. CIVIL NIGEL RODRIGUES - CREA 202861

PPCI-01/02